





 

 


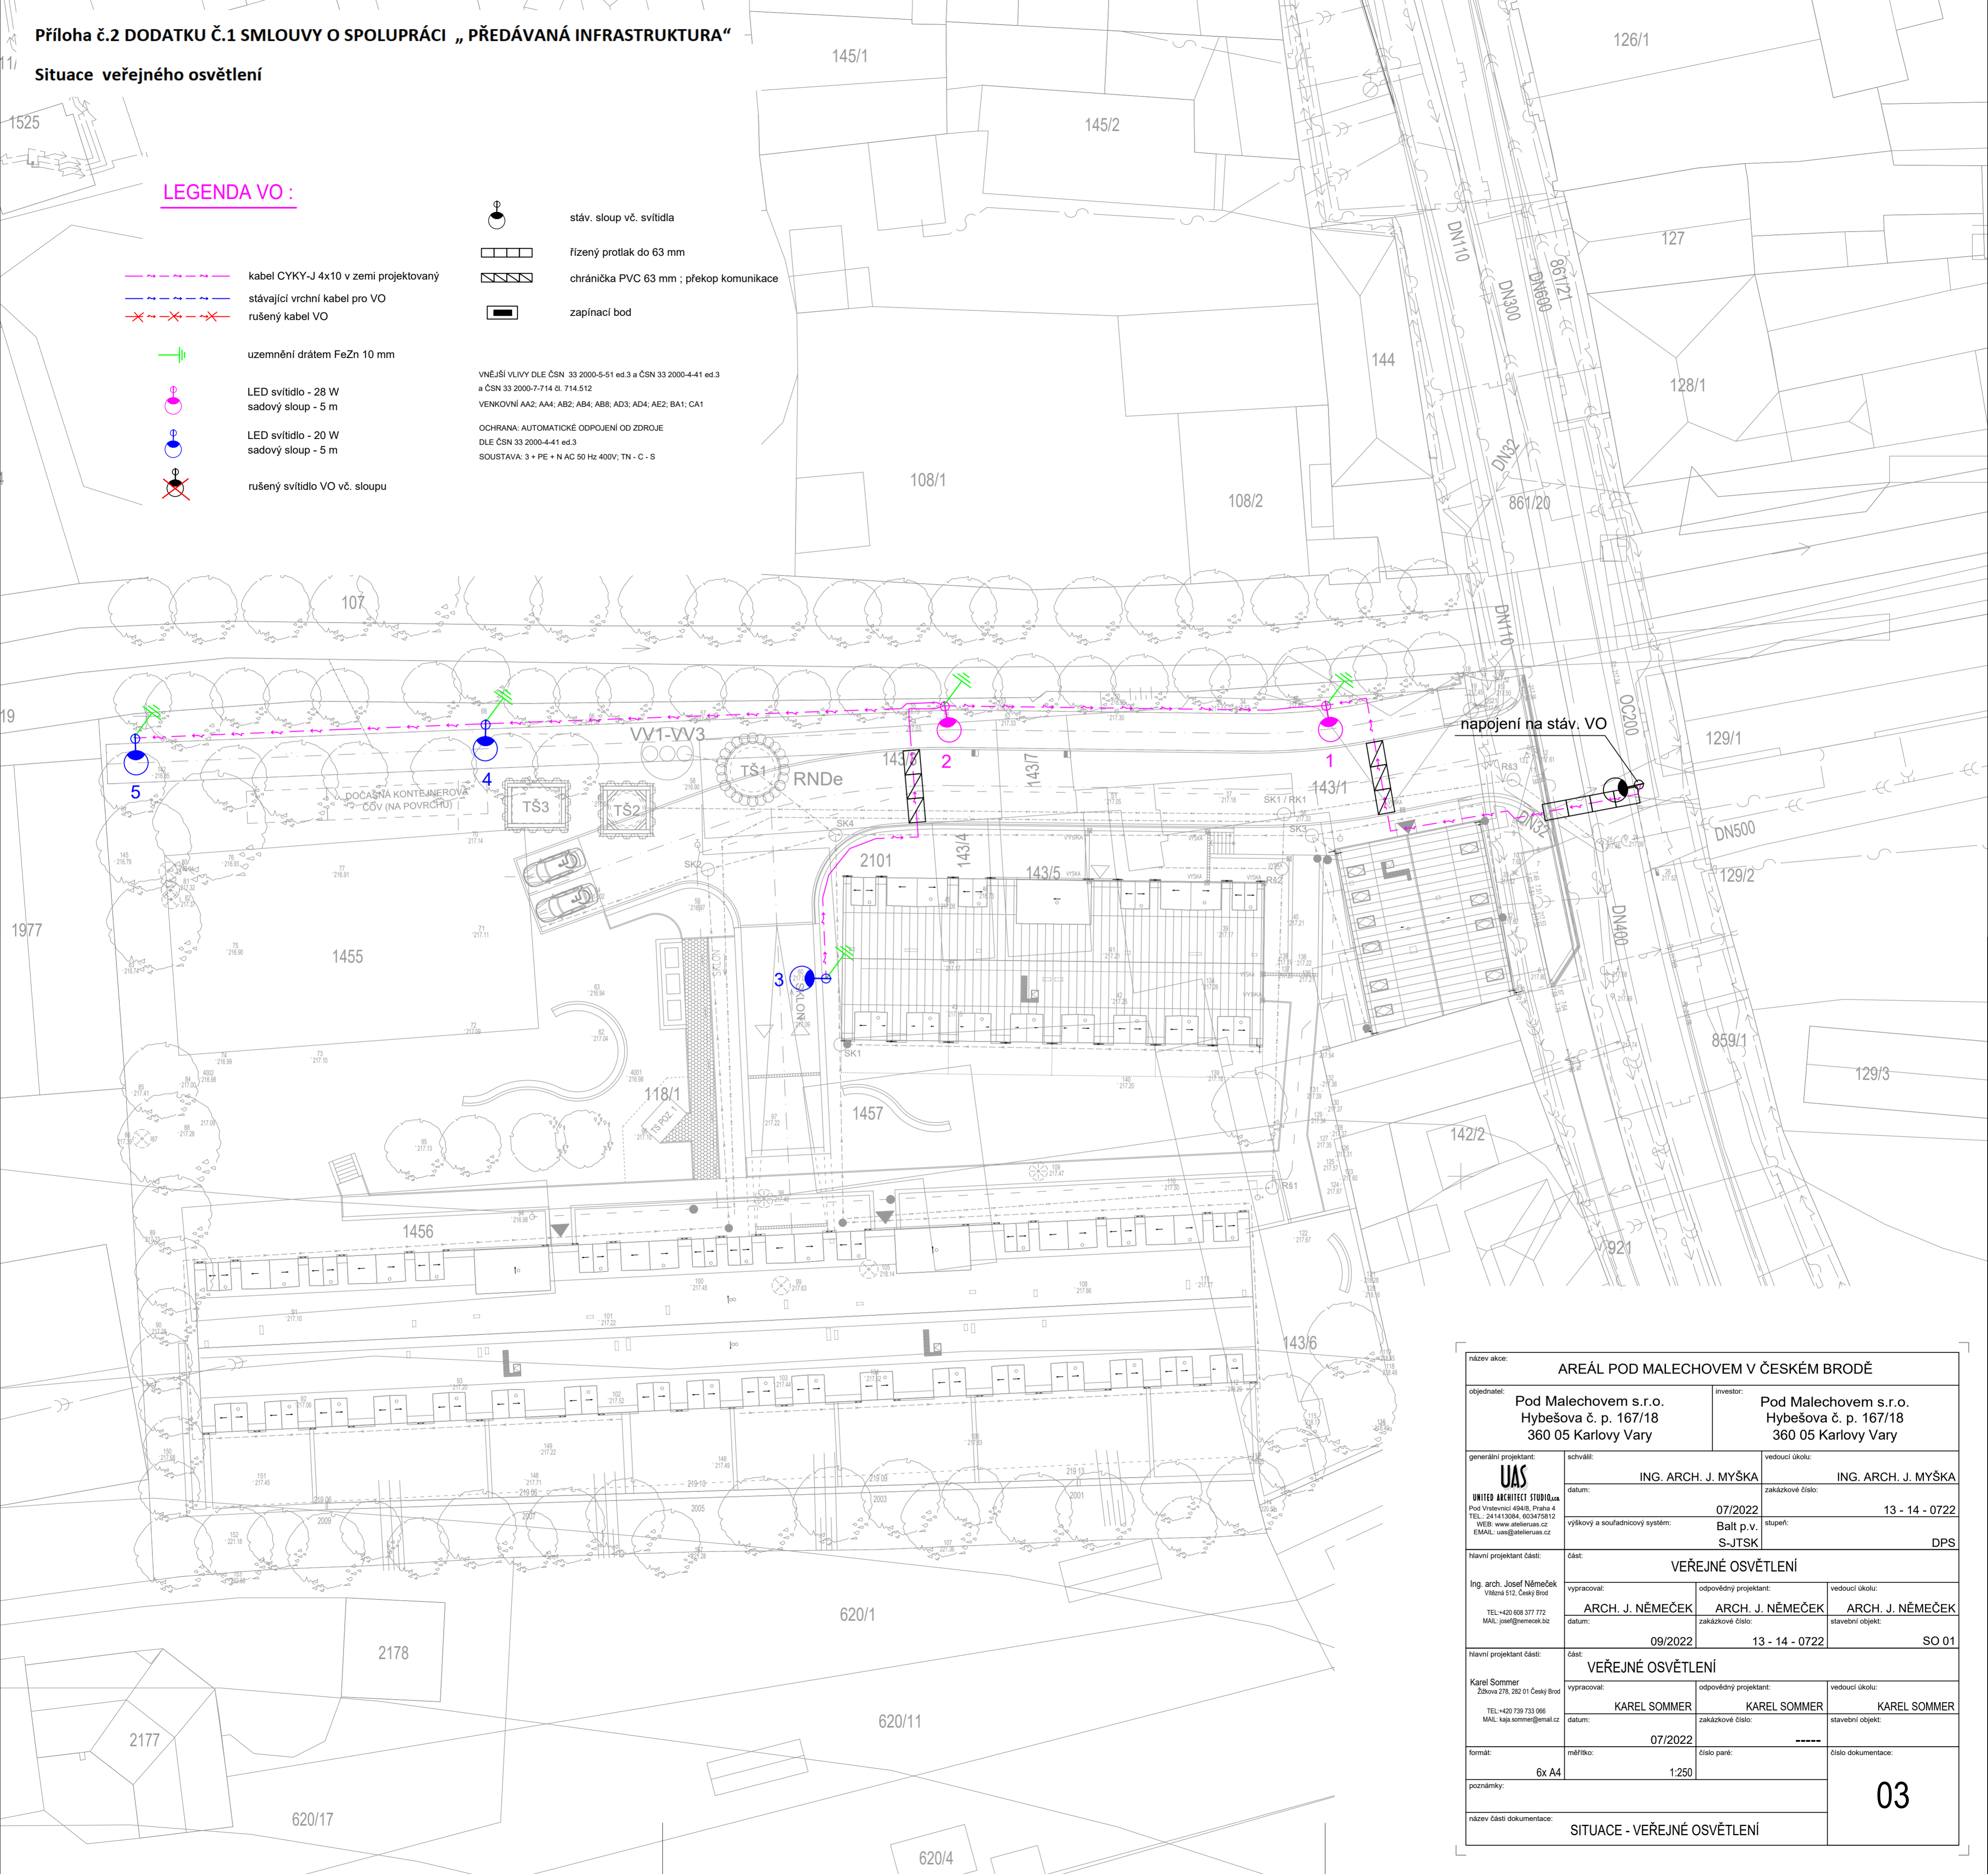


Situace veřejného osvětlení

LEGENDA VO :

-  kabel CYKY-J 4x10 v zemi projektovaný
-  stávající vrchní kabel pro VO
-  rušený kabel VO
-  uzemnění drátem FeZn 10 mm
-  LED svítidlo - 28 W
sadvový sloup - 5 m
-  LED svítidlo - 20 W
sadvový sloup - 5 m
-  rušený svítidlo VO vč. sloupu
-  stáv. sloup vč. svítidla
-  řízený protlak do 63 mm
-  chránička PVC 63 mm ; překop komunikace
-  zapínací bod

VNĚJŠÍ VLIVY DLE ČSN 33 2000-5-51 ed.3 a ČSN 33 2000-4-41 ed.3
a ČSN 33 2000-7-714 čl. 714.512
VENKOVNÍ AA2; AA4; AB2; AB4; AB8; AD3; AD4; AE2; BA1; CA1
OCHRANA: AUTOMATICKÉ ODPOJENÍ OD ZDROJE
DLE ČSN 33 2000-4-41 ed.3
SOUSTAVA: 3 + PE + N AC 50 Hz 400V; TN - C - S



název akce: AREÁL POD MALECHOVEM V ČESKÉM BRODĚ			
objednatel: Pod Malechovem s.r.o. Hybešova č. p. 167/18 360 05 Karlovy Vary	investor: Pod Malechovem s.r.o. Hybešova č. p. 167/18 360 05 Karlovy Vary		
generální projektant: UAS UNITED ARCHITECT STUDIO, s.r.o. Pod Vrstevnicí 494/8, Praha 4 TEL: 241413084, 602475812 WEB: www.atelieruas.cz EMAIL: uas@atelieruas.cz	schválil: ING. ARCH. J. MÝŠKA	vedoucí úkolu: ING. ARCH. J. MÝŠKA	
	datum: 07/2022	zakázkové číslo: 13 - 14 - 0722	
	výškový a souřadnicový systém: Balt p.v. S-JTSK	stupeň: DPS	
Hlavní projektant část: Ing. arch. Josef Němeček Vládkova 512, Český Brod TEL: +20 608 377 772 MAIL: josef@nemecek.biz	část: VEŘEJNÉ OSVĚTLENÍ		
	vypracoval: ARCH. J. NĚMEČEK	odpovědný projektant: ARCH. J. NĚMEČEK	vedoucí úkolu: ARCH. J. NĚMEČEK
	datum: 09/2022	zakázkové číslo: 13 - 14 - 0722	stavební objekt: SO 01
Hlavní projektant část: Karel Sommer Zázrka 278, 262 01 Český Brod TEL: +20 739 733 066 MAIL: kaja.sommer@email.cz	část: VEŘEJNÉ OSVĚTLENÍ		
	vypracoval: KAREL SOMMER	odpovědný projektant: KAREL SOMMER	vedoucí úkolu: KAREL SOMMER
	datum: 07/2022	zakázkové číslo: -----	stavební objekt: -----
formát: 6x A4	měřítko: 1:250	číslo paré: -----	číslo dokumentace: 03
poznámky:			
název části dokumentace: SITUACE - VEŘEJNÉ OSVĚTLENÍ			