


NOVÝ VODOJEM A REKONSTRUKCE STÁVAJÍCÍHO VODOJEMU ČESKÝ BROD

KOORDINAČNÍ SITUACE 1 : 500

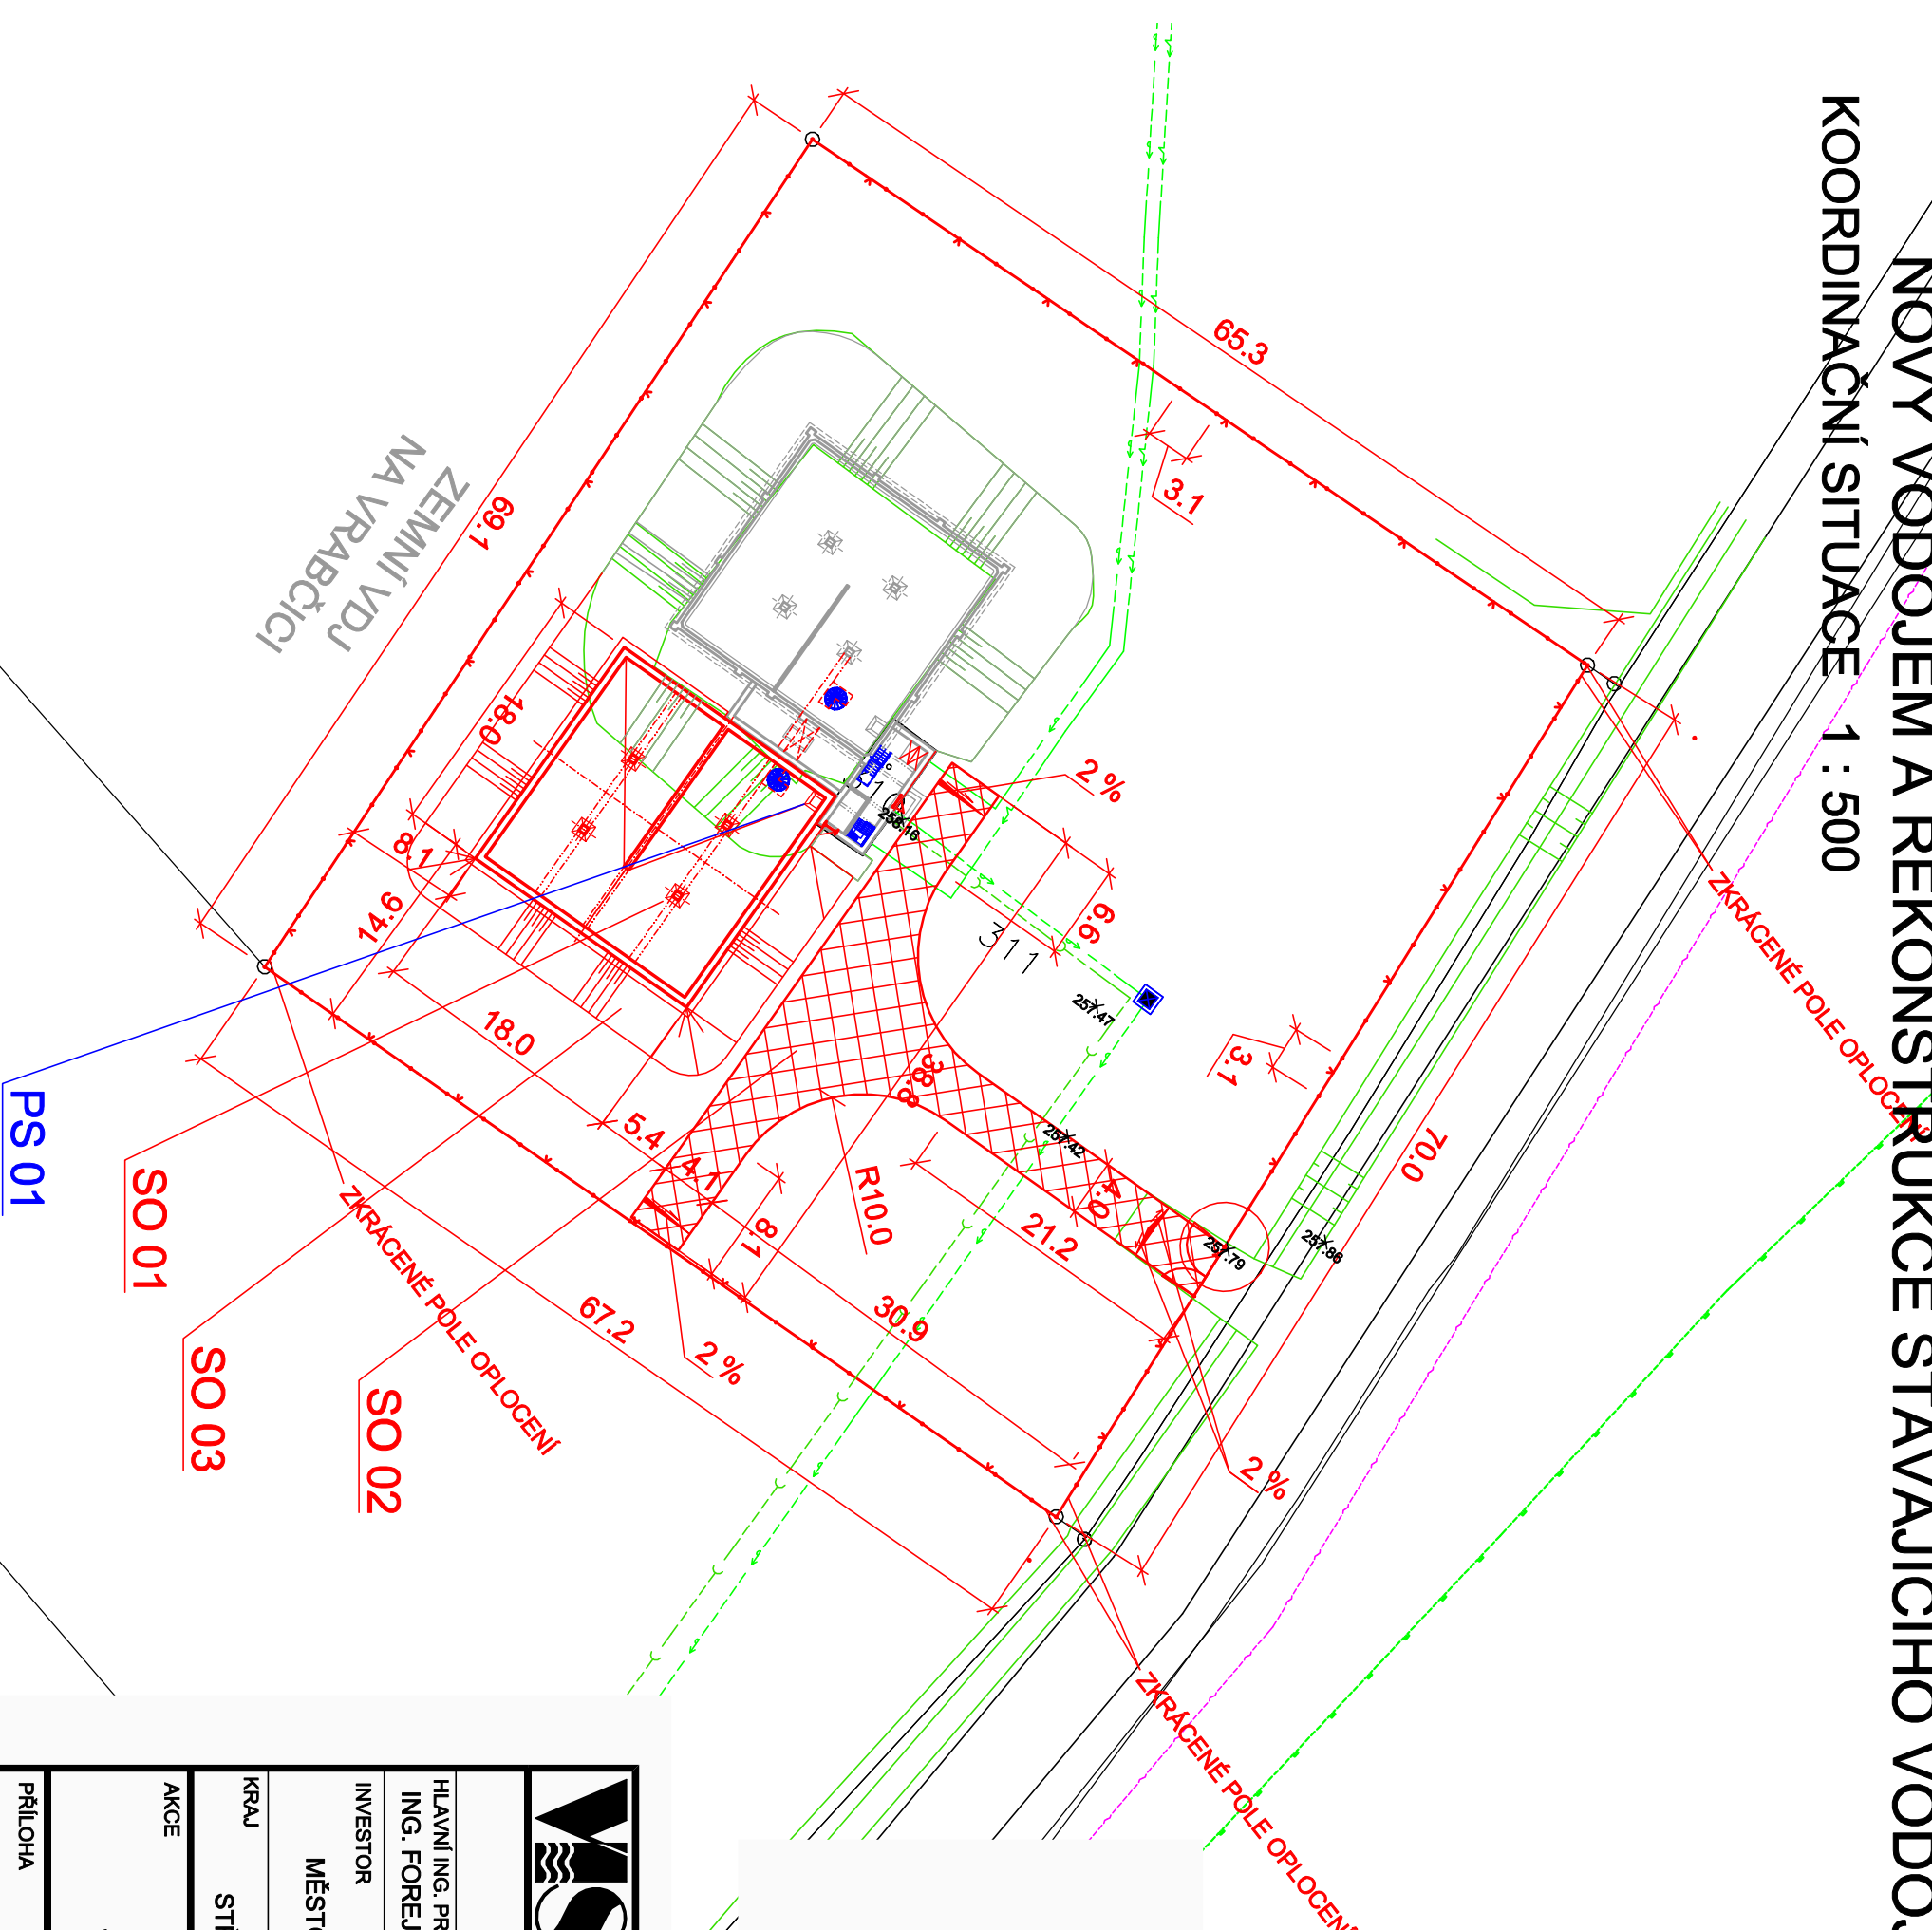

LEGENDA OBJEKTŮ:

STAVEBNÍ OBJEKTY

SO 01 - NOVÝ VODOJEM 990 m³ A REKONSTRUKCE STÁVAJÍCÍHO

SO 02 - ZPEVNĚNÉ PLOCHY

ASFALTOVÉ KOMUNIKACE 322 m²

SO 03 - TERÉNNÍ A SADOVÉ ÚPRAVY

PROVOZNÍ SOUBORY

PS 01 - NOVÝ VODOJEM - STROJNÍ ČÁST

PS 02 - ELEKTROTECHNOLOGIE, ASŘ, PŘENOSY

LEGENDA SÍTÍ :

NADZEMNÍ VEDENÍ VVN

NADZEMNÍ VEDENÍ VN

STÁVAJÍCÍ VEDENÍ NN PODZEMNÍ - ČEZ

KOMUNIKAČNÍ VEDENÍ ČEZ ITC

KABELOVÉ VEDENÍ ČD TELEMATIKA

PLYN STL

STÁVAJÍCÍ SDĚLOVAČÍ VEDENÍ,

METALICKÉ OPTICKÉ - 02



Vodohospodářsko-inženýrské služby spol. s r. o., Na Sítězině 1079, 500 03 Hradec Králové
tel.: 495 076 011, fax: 495 541 342, e-mail: vis@vishk.cz

DOKUMENTACE PRO PROVEDENÍ STAVBY

HILAVNÍ ING. PROJEKTU ING. FOREJTEK J.	ZODP. PROJEKTANT ING. PŘÍVRATSKÝ	PROJEKTANT ING. FOREJTEK J.	KONTROLOVAL ING. PŘÍVRATSKÝ
INVESTOR MĚSTO ČESKÝ BROD	OBJEDNATEL MĚSTO ČESKÝ BROD		
KRAJ STŘEDOČESKÝ	OBEC ČESKÝ BROD		
AKCE NOVÝ VODOJEM A REKONSTRUKCE STÁVAJÍCÍHO VODOJEMU ČESKÝ BROD		FORMÁT 2 A4	DATUM 11/19
		STUPĚŇ DPS	Č. ZAK. 07417 - 360
		ARCH. Č. 07417	MĚŘÍTKO 1:500
			ČÍSLO PŘÍLOHY

PŘÍLOHA
KOORDINAČNÍ SITUACE VDJ 1 : 500
C.2

TENTO VÝKRES A JEHO PŘÍLOHY JSOU NAŠIM DUŠEVNÍM VLASTNICTVÍM, NESMÍ BÝT BEZ NAŠEHO PŘEDCHOZÍHO PÍSEMNÉHO SOUHLASU KOPÍROVÁNY, ROZMNOŽOVÁNY ANI ZPŘÍSTUPNĚNY JINÝM OSOBÁM NEBO FIRMÁM