


VÝSTAVBA KOMUNIKACE PRO PĚŠÍ - 1. ETAPA

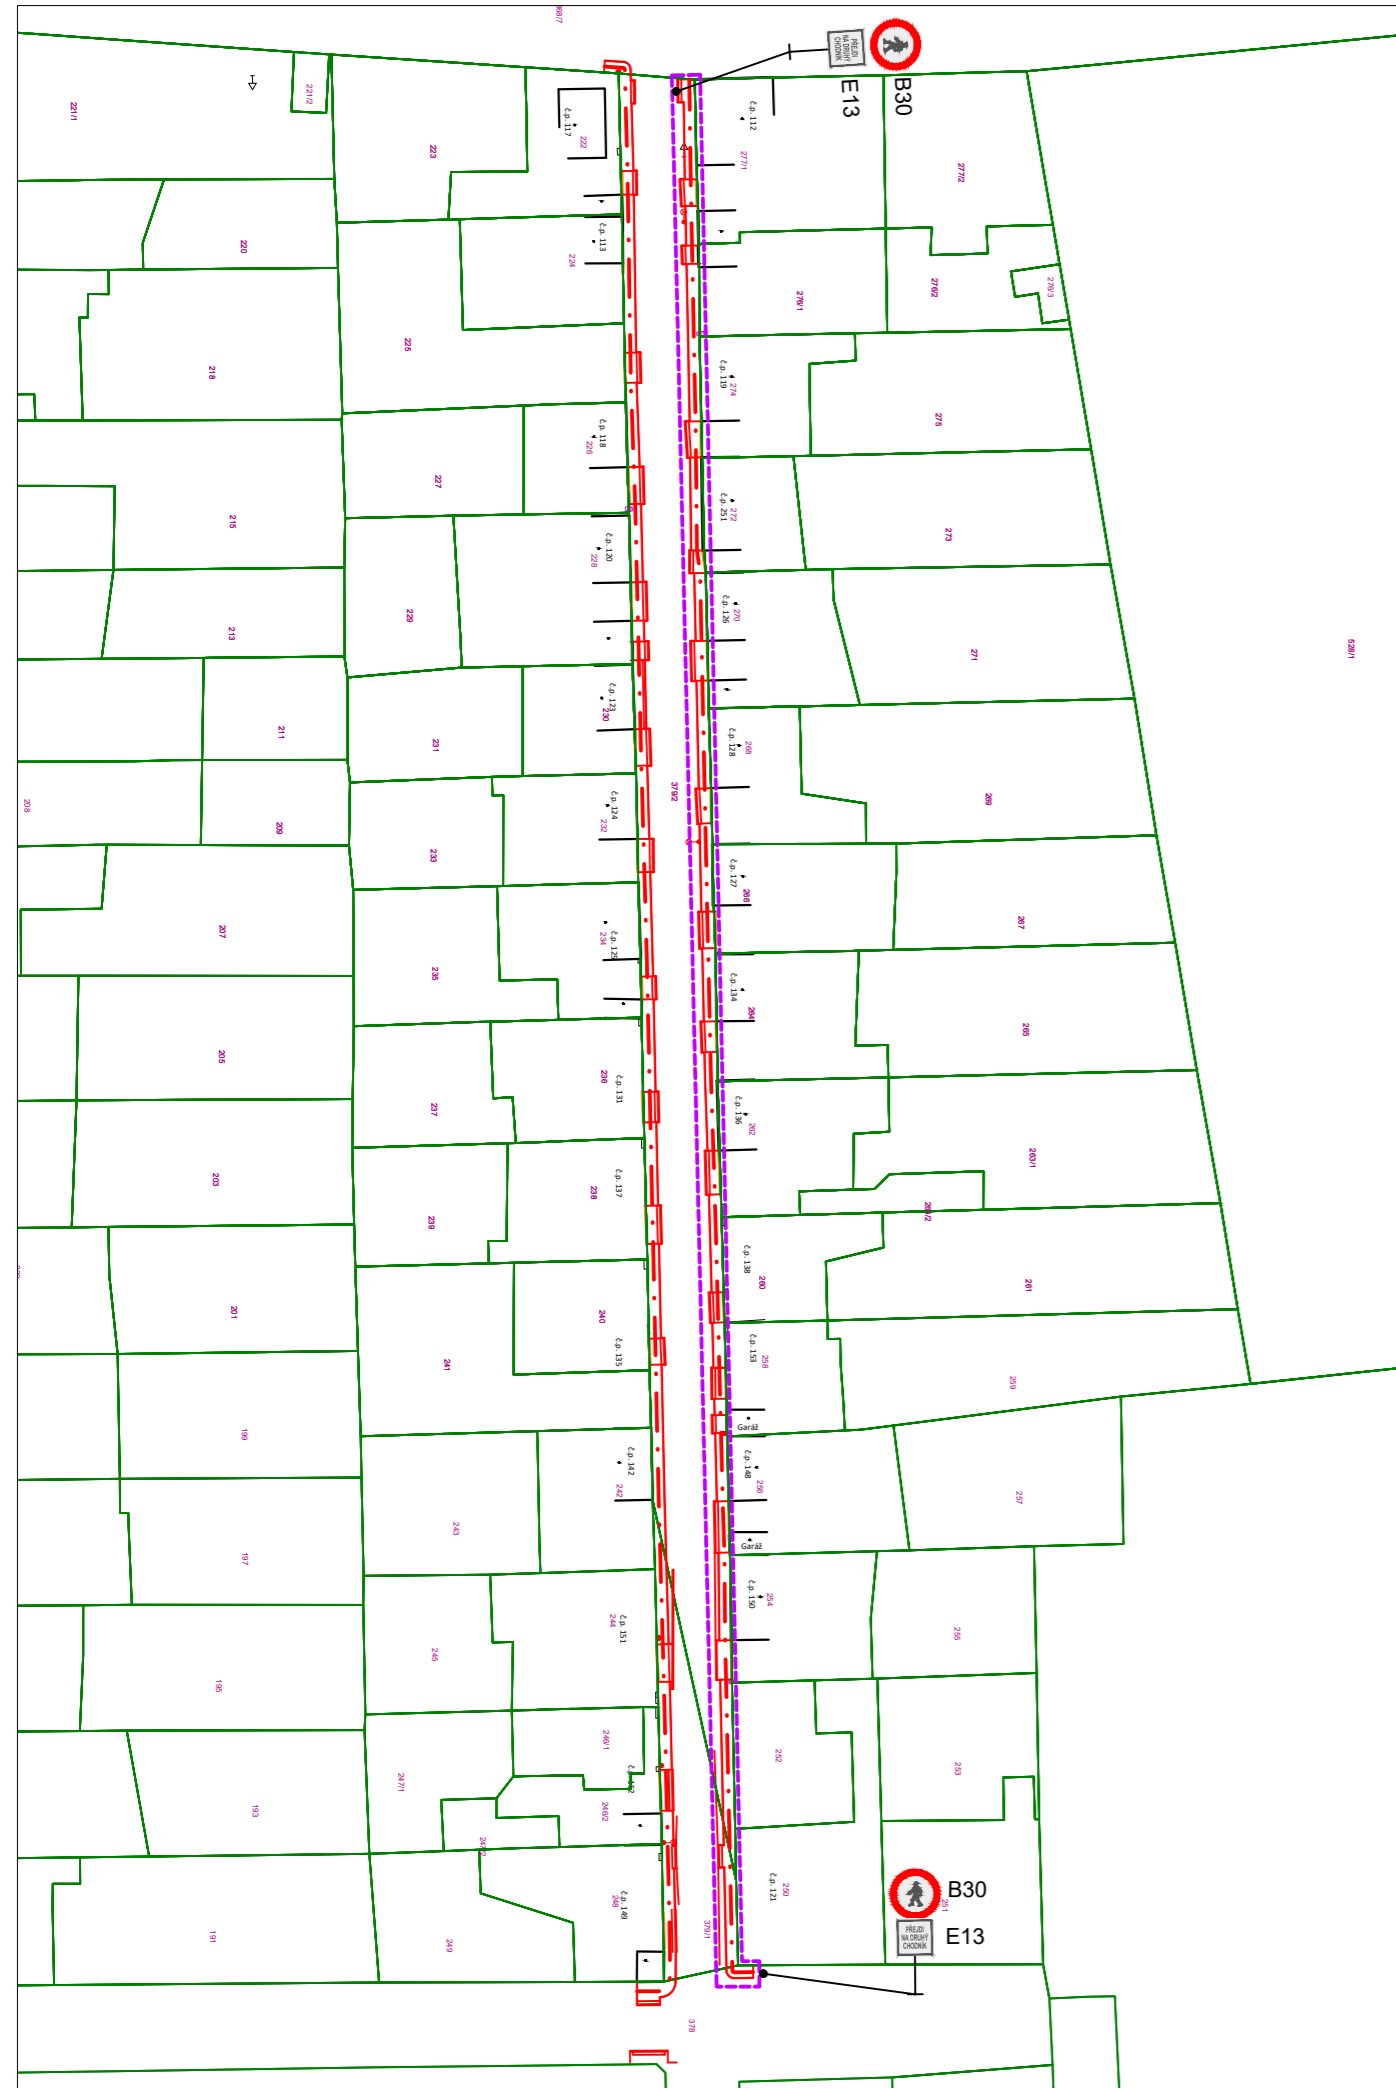


VÝSTAVBA KOMUNIKACE PRO PĚŠÍ - 2. ETAPA



LEGENDA:

--- OHRANIČENÍ STAVBY

POUŽITÍ SDZ:

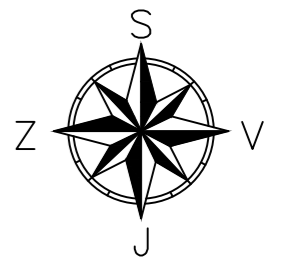

Pozn.:
PŘED STAVBOU JE NUTNÉ V ZÁJMOVÉM PROSTORU VYTÝČIT PODZEMNÍ INŽENÝRSKÉ SÍTĚ JEJICH SPRÁVCI, KTERÍ ODPOVÍDAJÍ ZA JEJICH HLUBKU A POLOHU .

Souřadnicový systém S-JTSK, Výškový systém Bpv

Vypracoval: ALEŠ JAMBOR	Autor. projektant: ING. STANISLAV OSTRUŠKA	PROJEKČNÍ A INŽENÝRSKÁ ČINNOST Havelova 70, 280 02 Kolín III email: ales.jambor@seznam.cz tel.: +420 774 549 441 IČ: 74429884 DIČ: CZ8203210796
Objednatel: MĚSTO ČESKÝ BROD Husovo nám. 70, 282 01 Český Brod	OÚ/MÚ: ČESKÝ BROD	
Datum: KVĚTEN 2020	Čís. zakázky: 1975	Stupeň: DPS
Akce: LIBLICE, UL. NOVÁ - OPRAVA CHODNÍKŮ		Měřítko: 1:1000
Příloha: SITUACE ZOV		Příloha č.: E2